



期	
日	
名	
姓	
专	
业	
期	
日	
名	
姓	
专	
业	

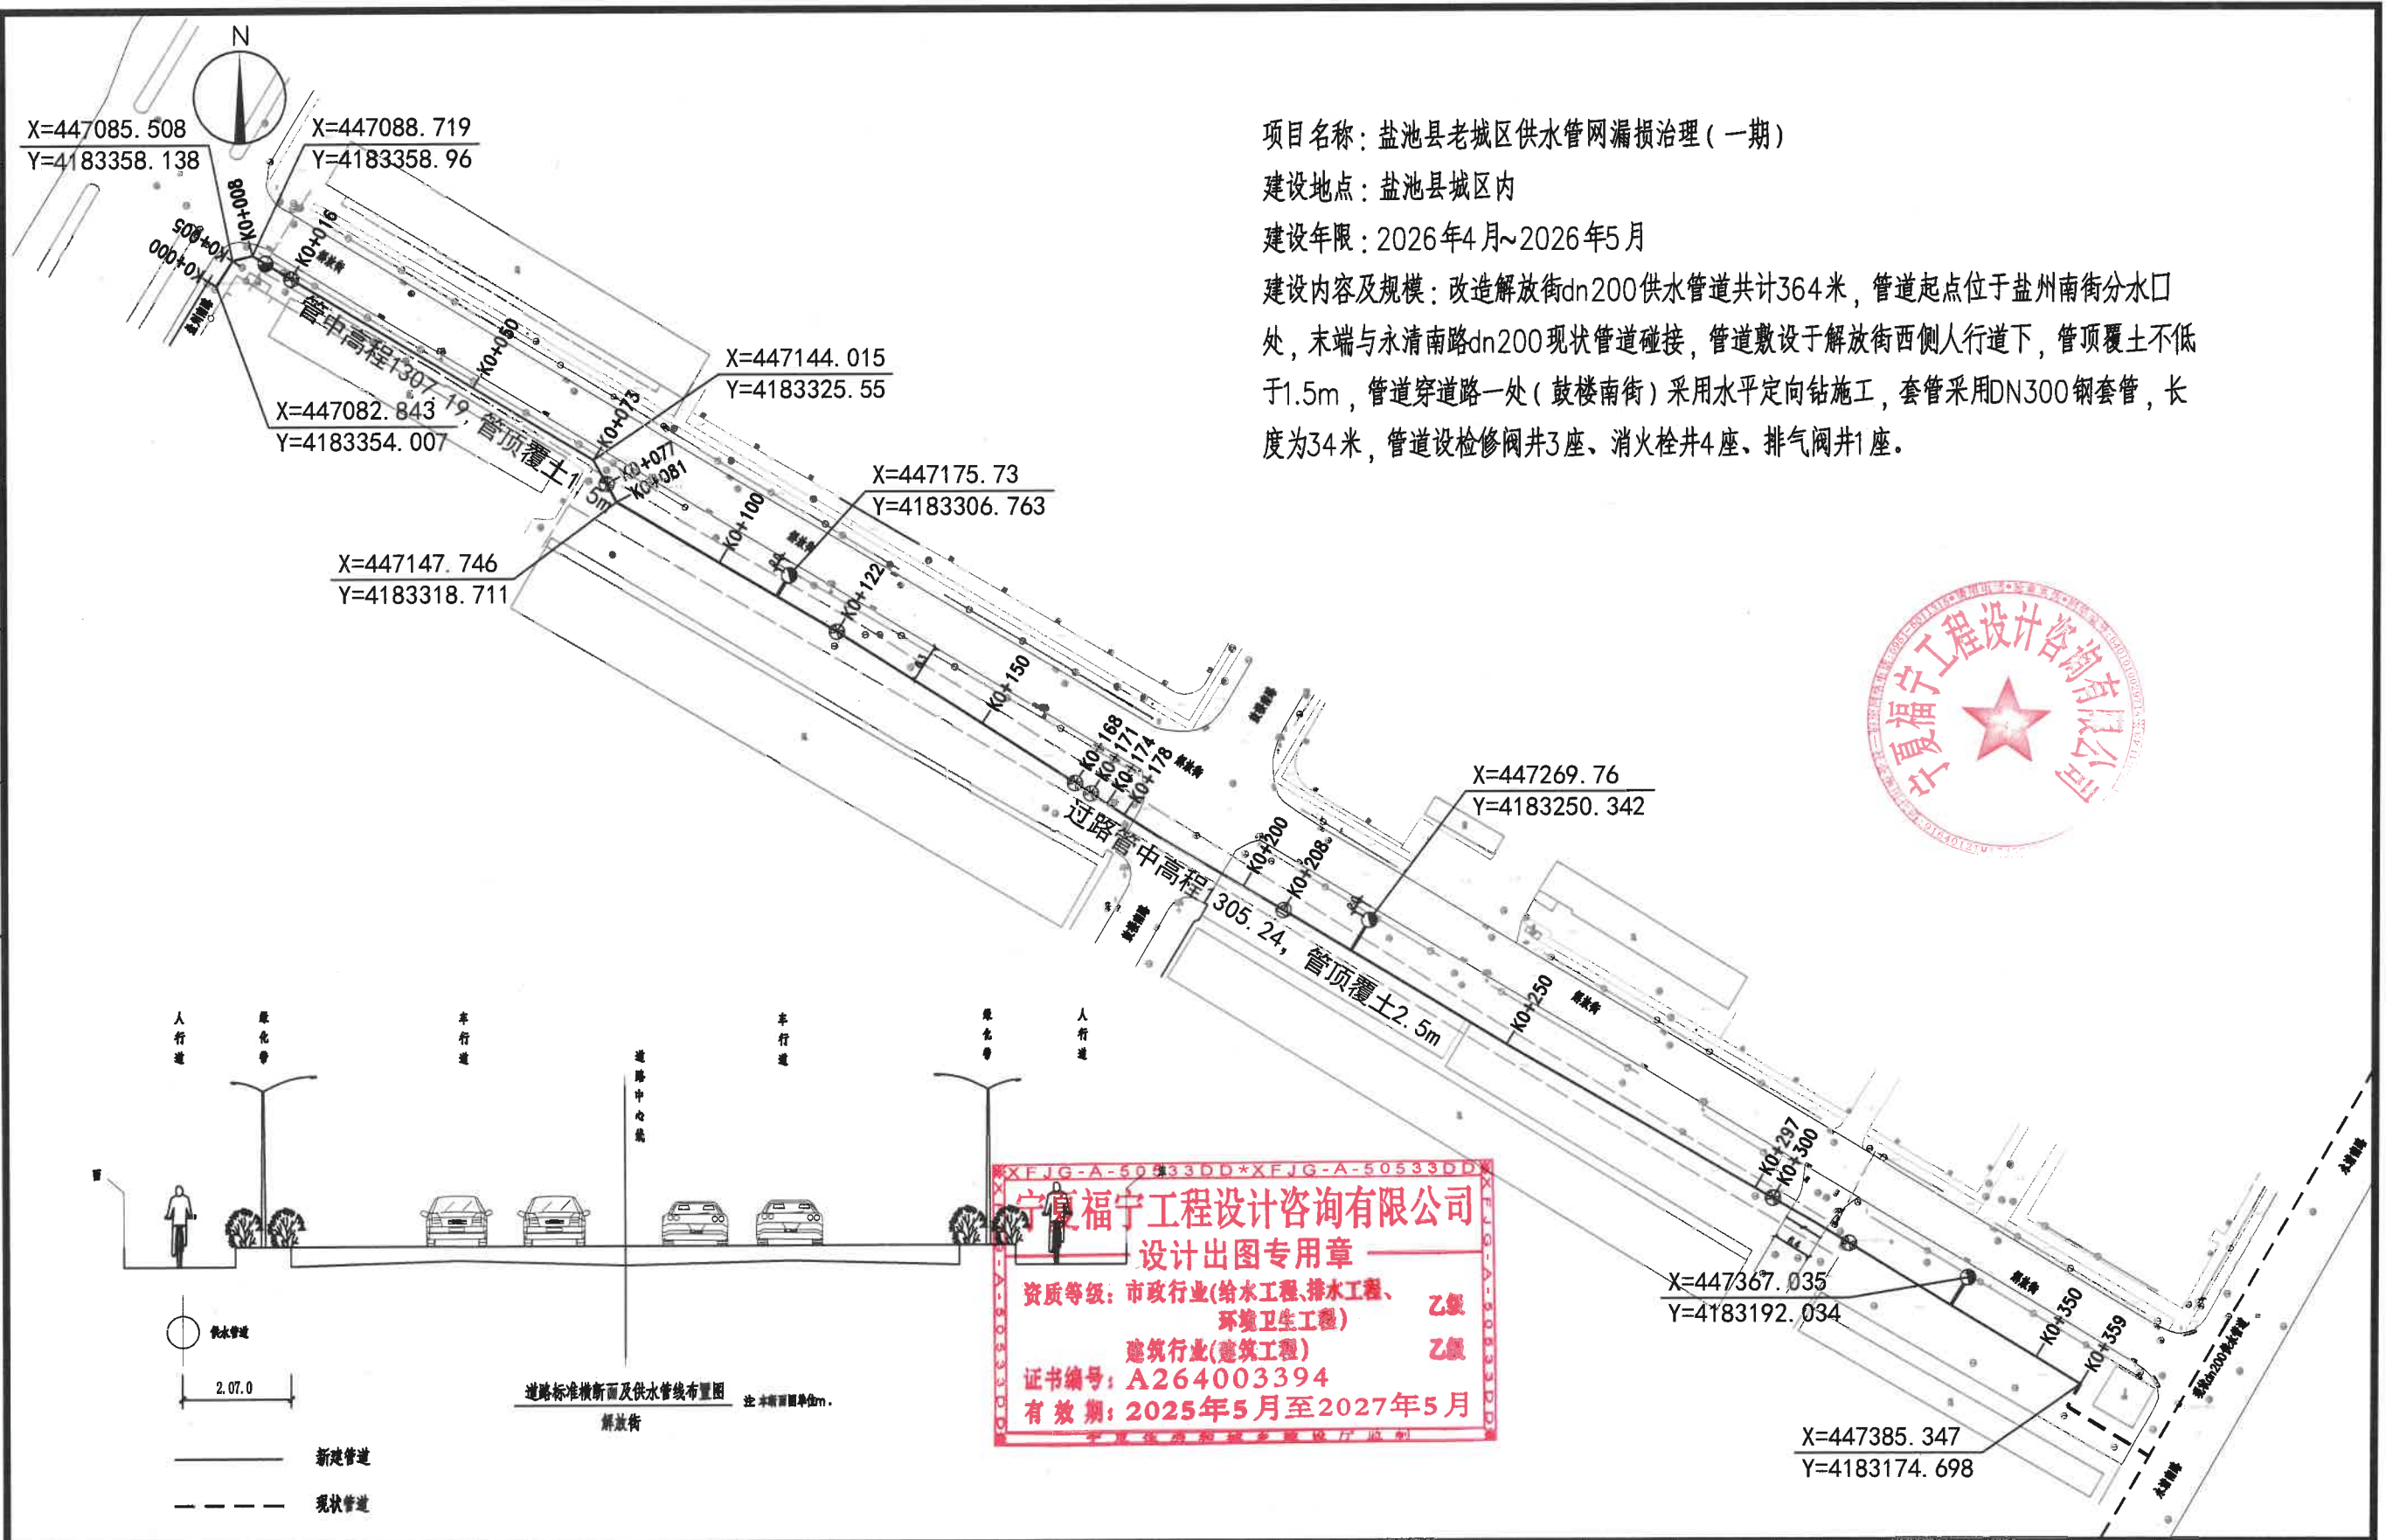

项目名称: 盐池县老城区供水管网漏损治理(一期)  
 建设地点: 盐池县城区内  
 建设年限: 2026年4月~2026年5月  
 建设内容及规模: 改造解放街dn200供水管道共计364米, 管道起点位于盐州南街分水口处, 末端与永清南路dn200现状管道碰接, 管道敷设于解放街西侧人行道下, 管顶覆土不低于1.5m, 管道穿道路一处(鼓楼南街)采用水平定向钻施工, 套管采用DN300钢套管, 长度为34米, 管道设检修阀井3座、消火栓井4座、排气阀井1座。



宁夏福宁工程设计咨询有限公司  
 设计出图专用章  
 资质等级: 市政行业(给水工程、排水工程、环境卫生工程) 乙级  
 建筑行业(建筑工程) 乙级  
 证书编号: A264003394  
 有效期: 2025年5月至2027年5月

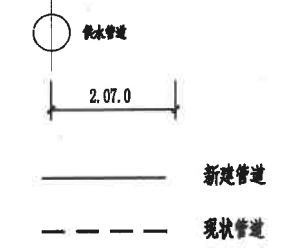

道路标准横断面及供水管线布置图  
 解放街  
 注: 本图图例单位:m.

 宁夏福宁工程设计咨询有限公司 NINGXIA FUNING ENGINEERING DESIGN CONSULTING Co., LTD.	图纸专用章:	工程名称: 盐池县老城区供水管网漏损治理项目(一期)	审定	刘立杰	刘立杰	校对	李涛	李涛	版本	第一版	工程号	FN2025YCZJJ-045W
		子项: 管道工程	审核	李峰	李峰	设计	李瀚文	李瀚文	日期	2026.01	图号	给水-G-01
			工程负责人	李瀚文	李瀚文	专业	给排水		图名	设计说明(一)		
			专业负责人	李瀚文	李瀚文	阶段	报规图					